


**01 PLANTA BAIXA**  
ESCALA 1:50

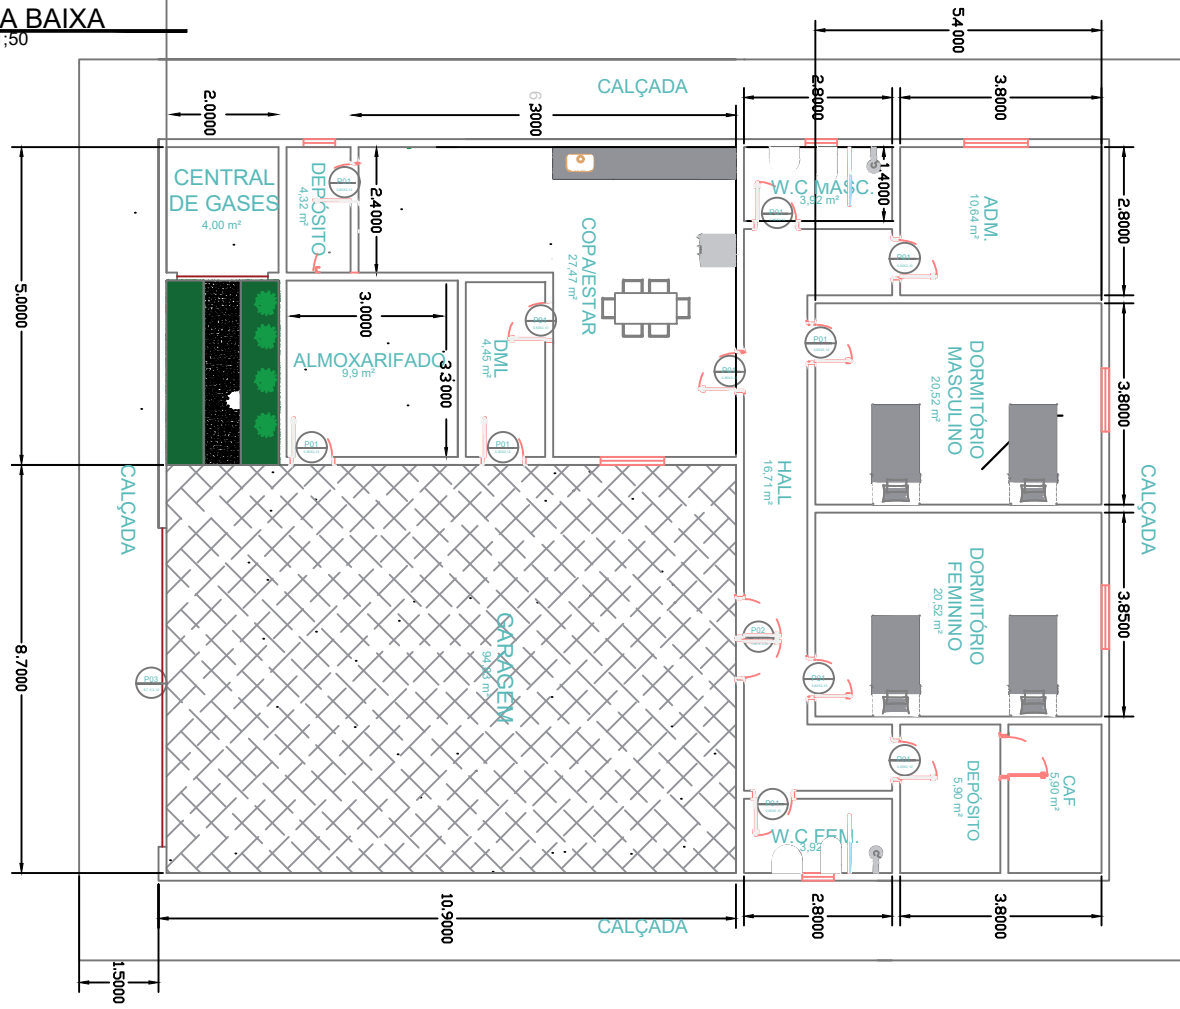

**02 PLANTA DE SITUAÇÃO**  
SEM ESCALA



**AMBIENTES**

- DORMITÓRIO 01;
- DORMITÓRIO 02;
- ADM.;
- WC FEM.;
- WC MASC.;
- DEPÓSITO;
- CAF;
- COPA/ESTAR;
- CENTRAL DE GASES.

**QUITERIA NÓPOLIS** Prefeitura  
Avançando juntos, cuidando de todos.

ASSINATURAS E APROVAÇÕES:	
RESPONSÁVEL:	APROVAÇÃO:
<small>ENG. CIVIL STEPHANIE SIQUEIRA RNP 0623138557</small>	
<small>ENG. CIVIL STEPHANIE SIQUEIRA RNP 0623138557   CREA 381341CE</small>	
PLANTA BAIXA	PRANCHA: <b>01</b>
PLANTA DE SITUAÇÃO	ARQ
ETAPA: 01	DATA: 14/01/2026
PROFUNDIDADE: 01/02	PROJETO DE ARQUITETURA E URBANISMO
ASSUNTO: REFORMA BASE DO SAMU DE QUITERIANÓPOLIS	DESENHO:
	ESCALA: INDICADA